


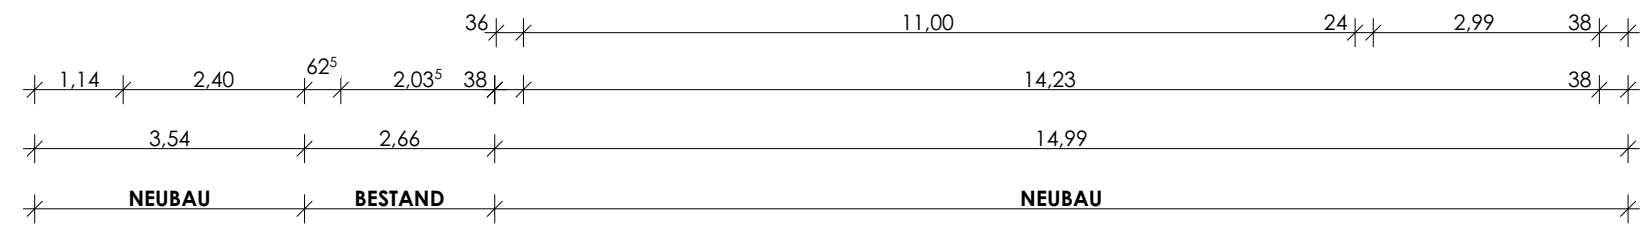

- LEGENDE**
- Neubau
  - Bestand
  - Neubau
  - Drainage DN 100
  - Regenwasser DN 100
  - Mischwasser DN 150
  - Schmutzwasser DN 100
- ±0,00 = Höhenmarker OKFF (Grundriss)
- ±0,00 = Höhenmarker OKRF (Grundriss)
- +0,00 = Höhenmarker OKFF (Schnitt)
- +0,00 = Höhenmarker OKRF (Schnitt)



Architekturbüro  
 Albert Hess, Dipl.-Ing.  
 Neuensteiner Straße 20  
 36286 Neuenstein - Mühlbach  
 Tel.: 06677 / 920 92 - 0  
 Fax: 06677 / 1221  
 Email: info@architekt-hess.de

**Bauvorhaben:**  
 Neubau einer Feuerwehrfahrzeughalle  
 und Einbau von neuen Feuerwehrräumen  
 in ein bestehendes Gebäude  
 Lützelwigerstraße 7  
 34576 Homberg - Caßdorf

**Bauherr:**  
 Magistrat der Kreisstadt Homberg (Efze)  
 Rathausgasse 1  
 34576 Homberg (Efze)

Maßstab: 1:100      Projekt-Nr.: 17.21

**Schnitt A-A**      **Genehmigungsplanung**

Bauherr:

Architekt:

Neuenstein, den 04. März 2019

Gez.: Rin, geän.: vol      Plan-Nr.: 06